




## TRILATERAZIONI - TRATTO 1 - scala 1:100

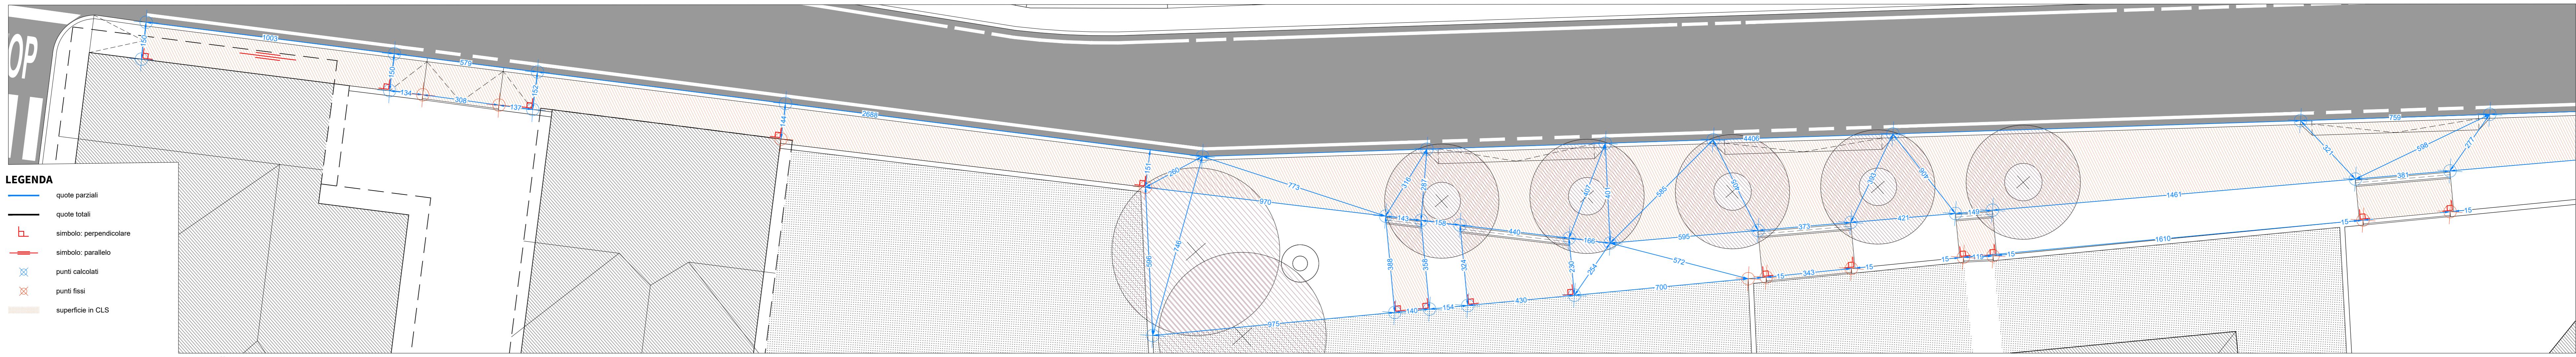

## TRILATERAZIONI - TRATTO 2 - scala 1:100

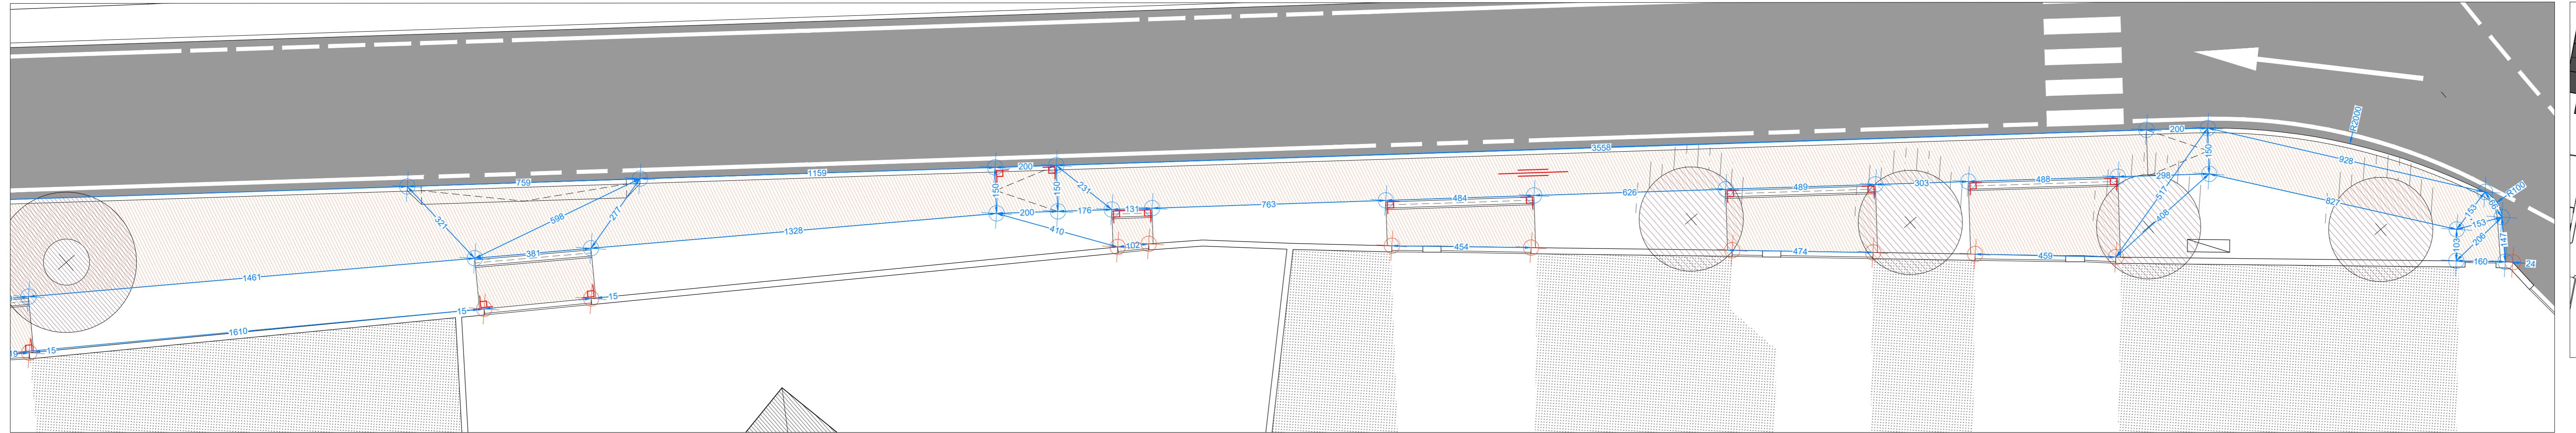

## TRILATERAZIONI - TRATTO 3 - scala 1:100

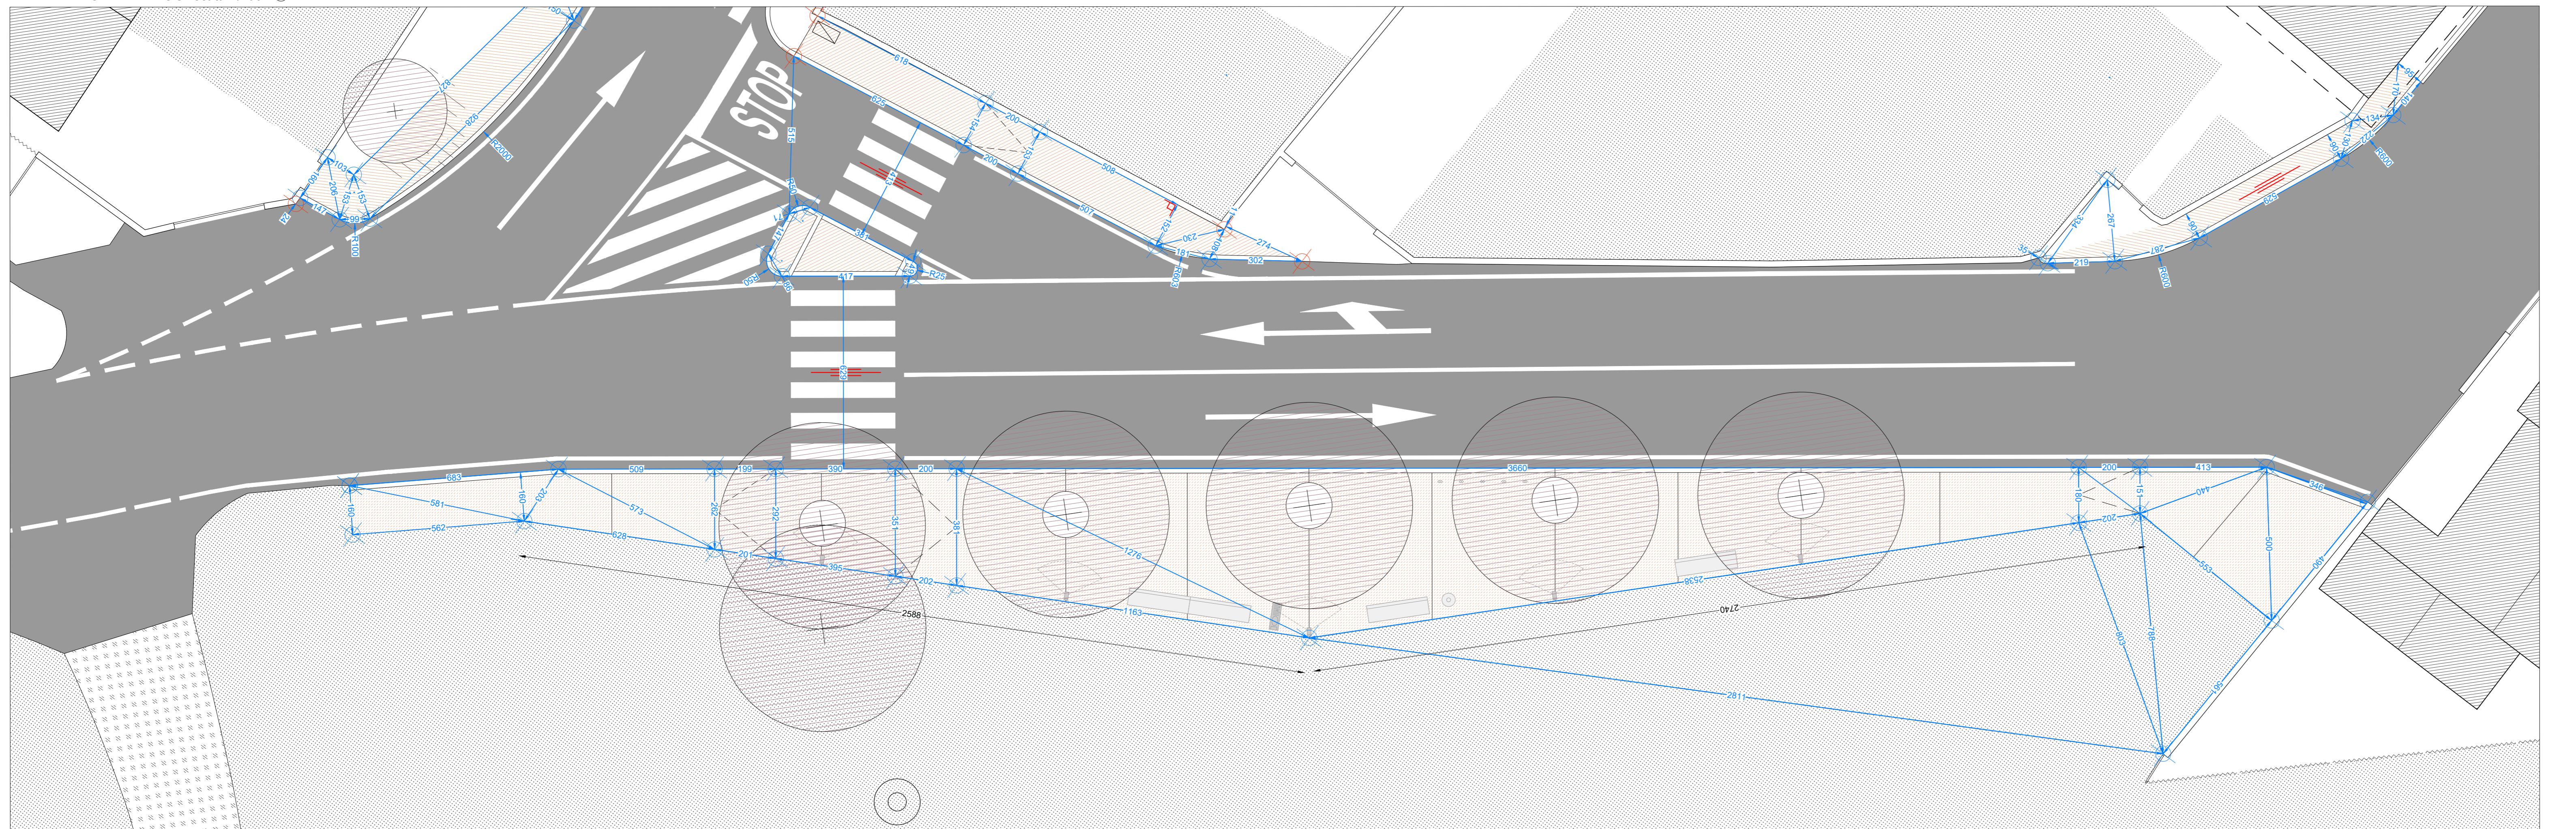

REGIONE AUTONOMA  
FRIULI VENEZIA GIULIA



COMUNE DI VILLESSE  
UFFICIO TECNICO - AREA TECNICA MANUTENTIVA  
Via Roma 16, 34070 Villesse (GO),  
telefono: 0481 91026 int. 3  
e-mail: tecnica@comune.villesse.go.it  
pec: comune.villesse@certgov.fvg.it  
P.IVA 00123350316 / cf 80002350314

Responsabile Unico del Progetto: dott. Lorenzo Rigonat

"RIFACIMENTO MARCIAPIEDI ESISTENTI DI VIA  
GIULIA, VIA ZORUTTI, VIA CARSO – LOTTO 3"  
CUP J87H20000480006 - CIG Y003B974C1

## PROGETTO DEFINITIVO / ESECUTIVO

Progetto architettonico, coordinamento delle prestazioni specialistiche,  
direzione lavori e coordinamento della sicurezza (81/2008) in fase di progetto e  
di esecuzione (CSP-CSE)

FAVI SPANGHER ARCHITETTI ASSOCIATI  
Via Ireneo della Croce 2/a, 34126 Trieste  
telefono: 040 265 2795  
e-mail: amministrazione@favispangher.it  
pec: favspangherarchitettassociati@pec.it  
P.IVA: 01370470328

Gruppo di progettazione:  
arch. Giulia Favi (DL)  
arch. Michela Spangher (CSP / CSE)  
arch. Daniela Divkovic  
dott.ssa Nico Di Bella  
Massimiliano Pinto

Progetto dell'impianto elettrico, direttore operativo di cantiere per l'impianto  
elettrico

per.ind. Paolo Tomasi  
Via Ugo Foscolo 29, 34170 - Gorizia  
telefono: 348 0431516  
e-mail: studio.paultomas@gmail.com  
pec: paolo.tomas@pec.it  
P.IVA: 00440120317

scala: 1:100 data: 10/2023 codice: 2319\_VGZ\_L3  
codice elaborato: oggetto:  
SDPA  
09